

Oznaczenie organu

Województwo: śląskie

Powiat: M. Bielsko-Biała

Jednostka ewidencyjna: Bielsko-Biała

Znak: GK 6642 4961/2019 KB N F MIASTO


Obręb ewidencyjny: 0006-Zywieckie Przedmieście

Bielsko-Białej

-53-

Kopia mapy zasadniczej

Skala 1:500 s.m.6.120.30.22.4.1, 6.120.30.22.4.3

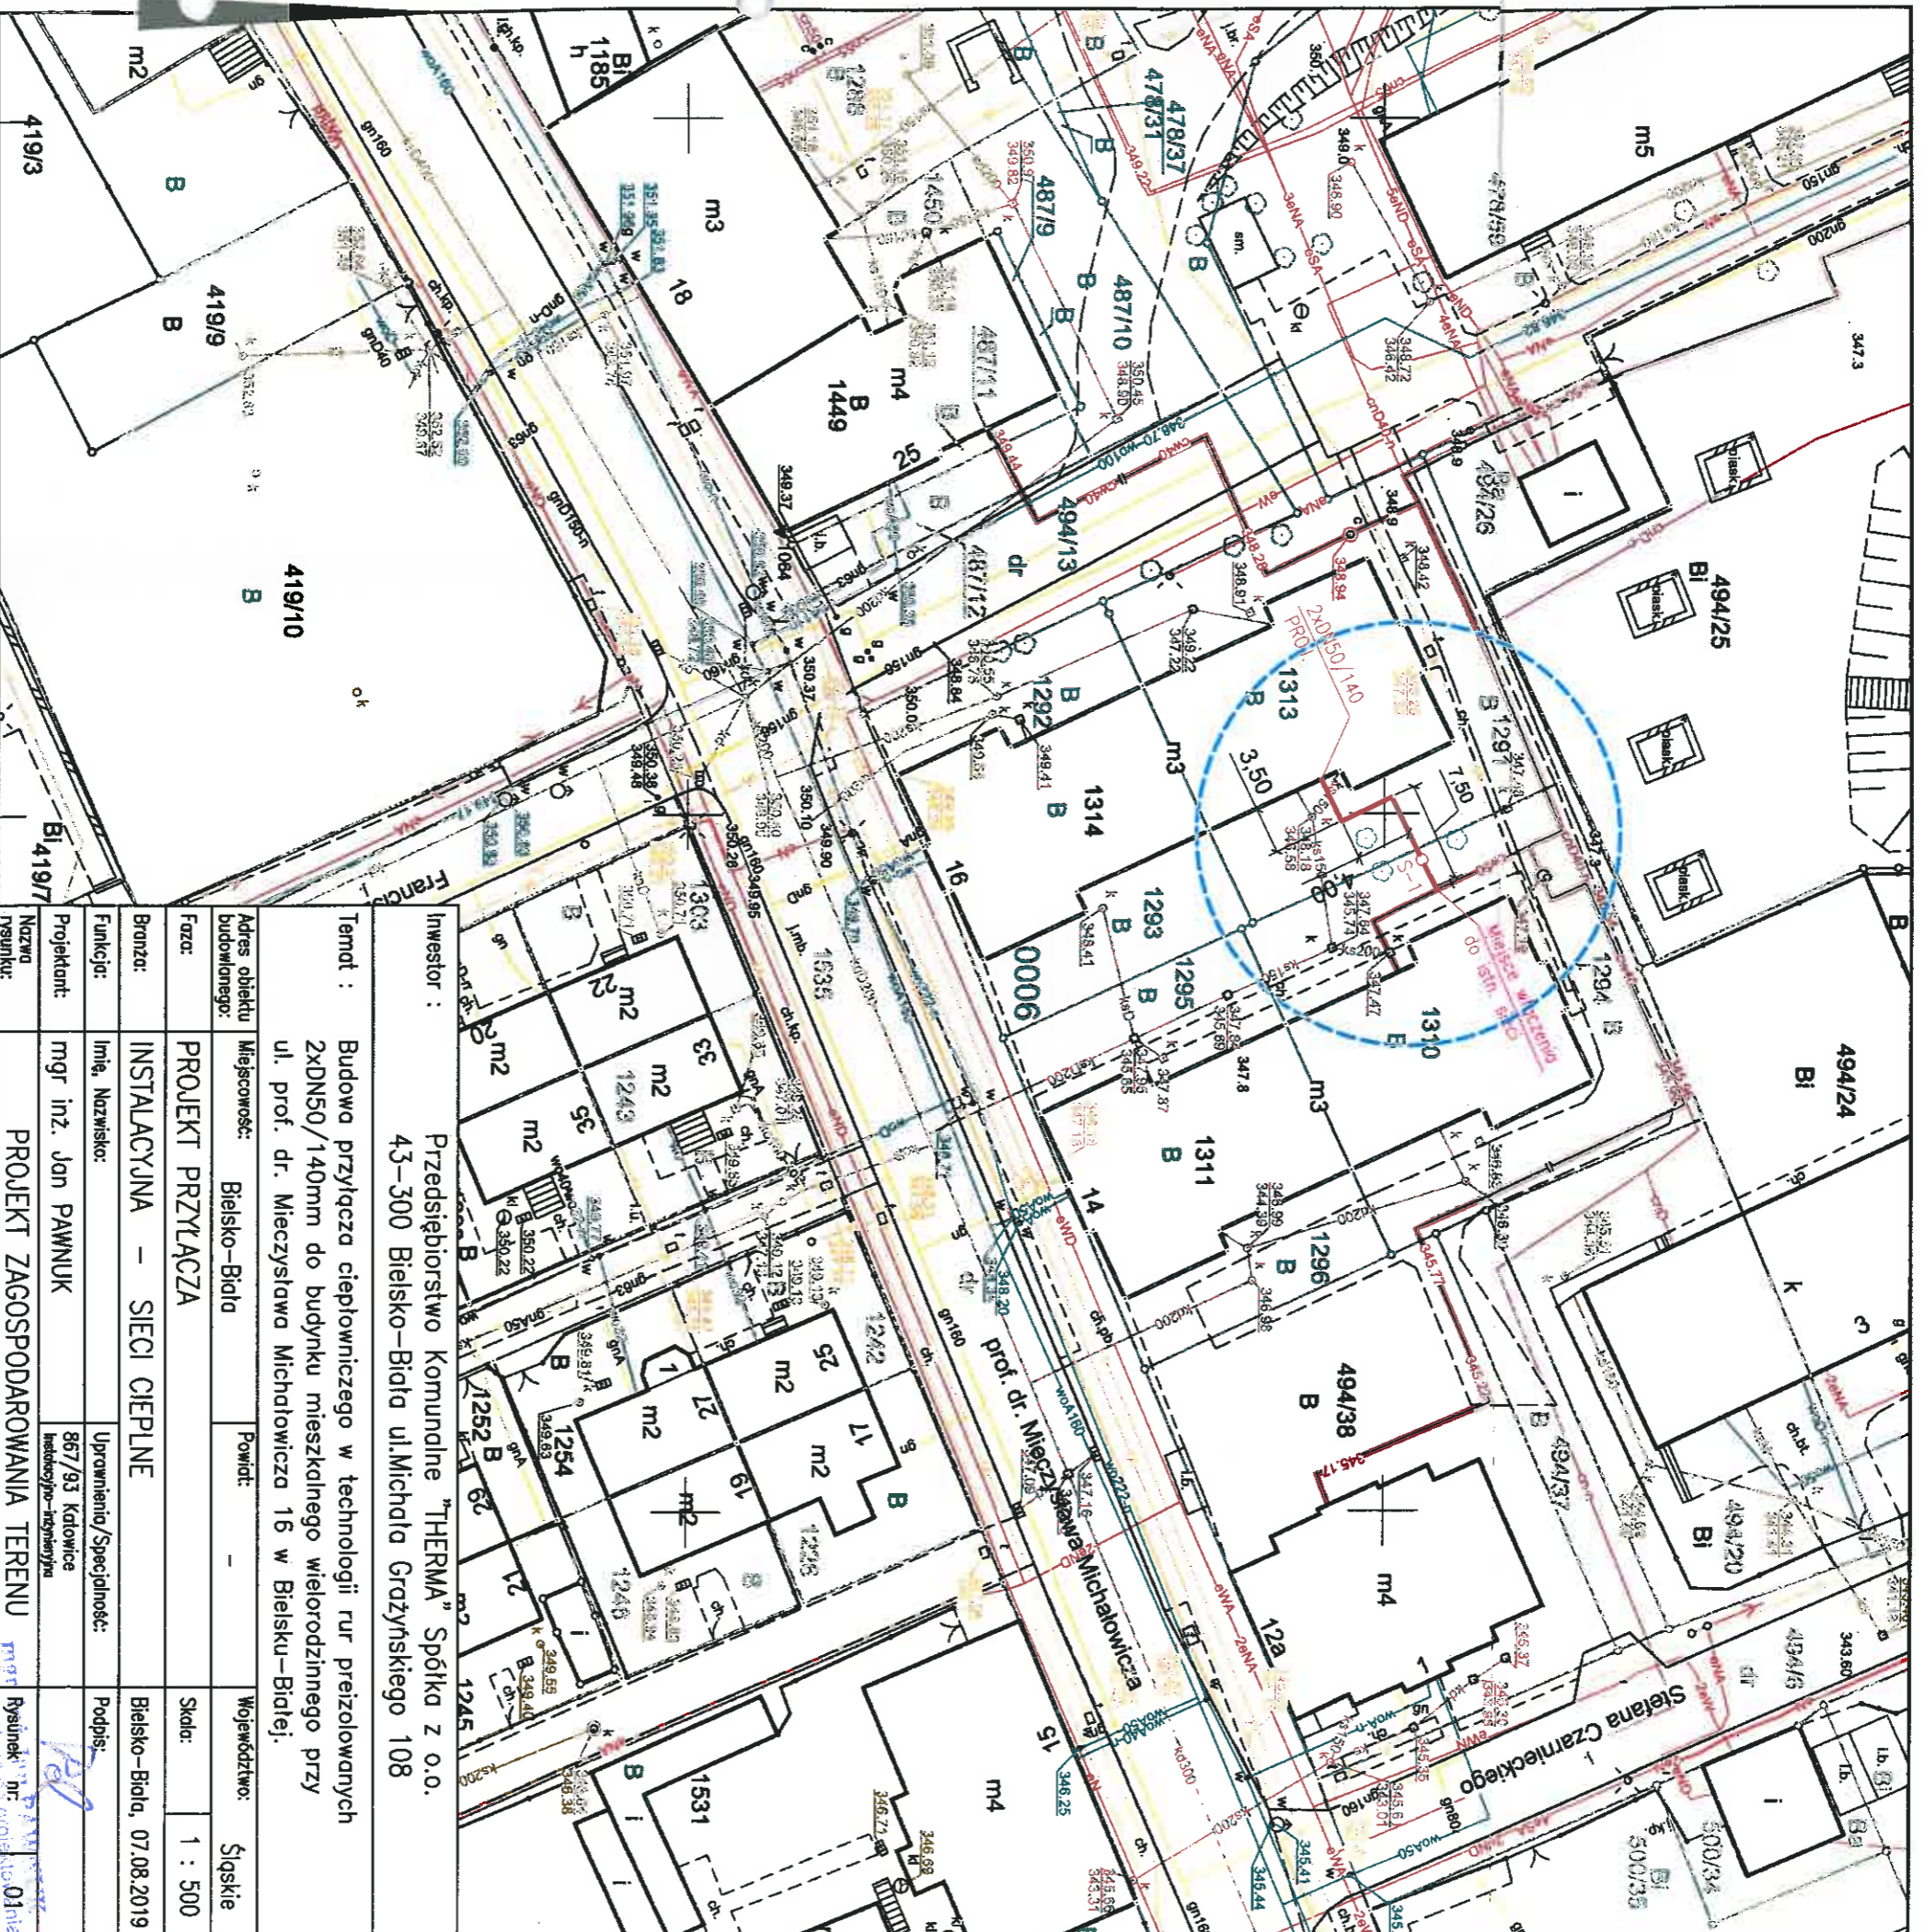

Opis funkcji budynków wg standardu technicznego K-1 Podstawowa Mapa Kraju z 1998r.

- LEGENDA :
- projektowane przyłącze ciepłownicze
  - preizolowane 2xDN50/140mm L=15,00m
  - S-1 proj. zawory preizolowane DN50/140mm

Wykonał Katarzyna Brzóska

UZBROJENIE ISTNIEJĄCE :

- kabel energetyczny
- wodociąg
- gazociąg
- kanalizacja sanitarna
- kanalizacja teletechniczna

podpis wykonawcy

dn. 24-05-2019 r.

Investor :	Przedsiębiorstwo Komunalne "THERMA" Spółka z o.o. 43-300 Bielsko-Biała ul. Michała Grażyńskiego 108
Temat :	Budowa przyłącza ciepłowniczego w technologii rur preizolowanych 2xDN50/140mm do budynku mieszkalnego wielorodzinnego przy ul. prof. dr. Mieczysława Michałowicza 16 w Bielsku-Białej.
Adres obiektu budowlanego:	Miejscowość: Bielsko-Biała
Faza:	PROJEKT PRZYŁĄCZA
Branża:	INSTALACYJNA – SIECI CIEPŁE
Funkcja:	Linie, Nazwisko:
Projektant:	mgr inż. Jan PAWNUK
Nazwa rysunku:	PROJEKT ZAGOSPODAROWANIA TERENU
	Uprawnienia/Specialność:
	867/93 Katowice
	Województwo: Śląskie
	Skala: 1 : 500
	Bielsko-Biała, 07.08.2019
	Podpis:
	Rysunek: nr. 01

Adnotacje

Uwaga: Wzrosty i odległości od granic sąsiadujących nieruchomości nie należy zmieniać. Wzrosty i odległości od granic sąsiadujących nieruchomości nie należy zmieniać. Wzrosty i odległości od granic sąsiadujących nieruchomości nie należy zmieniać.

Posiadaacz się zgodności niniejszej kopii z treścią materiału państwowego zasobu geodezyjnego i kartograficznego	
Organ prowadzący państwową służbę geodezyjną	Przewodnicząca Komisji Powiatowej
Miejsce, data i podpis	
Imię, nazwisko i podpis osoby reprezentującej organ	