

MAPA DO CELÓW PROJEKTOWYCH

Objekt: Bielsko-Biała, al. Armii Krajowej/ ul. Bliska

CK.6640.1741.2018  
Jednostka ewidencyjna: 246101\_1 m. Bielsko-Biała  
Obręb ewid.: 0009 Kamienica, 0037 Olszówka Górna  
Układ współrzędnych płaskich: Układ 2000/6  
Układ odniesienia: Kransztadt 86  
Skala: 1:500  
Sekcja: 6.119.30.12.3.3, 6.119.30.12.3.4, 6.119.30.17.1.1, 6.119.30.17.1.2

Aktualizacja z pomiarem sytuacyjnym, wysokościowym i z uzbrojeniem podziemnym terenu. Bez pomiaru granic. Bez uzgodnień branżowych.

--- Zakres opracowania  
--- Linie rozgraniczające tereny o różnym przeznaczeniu wg MPZP  
--- Nieprzekraczalne linie zabudowy wg MPZP

Nie badano służebności.  
Brak projektowanych sieci uzbrojenia terenu w zakresie opracowania.

Funkcje budynków opisano zgodnie z Instrukcją techniczną K-1 z 1998r.

05.09.2018  
Opracowanie mapy: K. Darmofał, J. Sporysz  
Kierownik robót:

**GEODETA**  
mgr inż. Jacek SPORYSZ  
nr upr. 20722


Poświadczam, że niniejszy dokument został opracowany w wyniku prac geodezyjnych i kartograficznych, których rezultaty zawiera operat techniczny wpisany do ewidencji materiałów państwowego zasobu geodezyjnego i kartograficznego

Organ prowadzący państwowy zasób geodezyjny i kartograficzny: Prezydent Miasta Bielsko-Biała

Identyfikator ewidencyjny materiału zasobu - operatu technicznego: P.2461. 2018. 2259

Data wpisania operatu technicznego do ewidencji materiałów zasobu: 02.10.2018

Imię, nazwisko i podpis osoby reprezentującej organ: mgr inż. Jacek Sporysz, Inspektor w Wydziale Geodezji i Kartografii

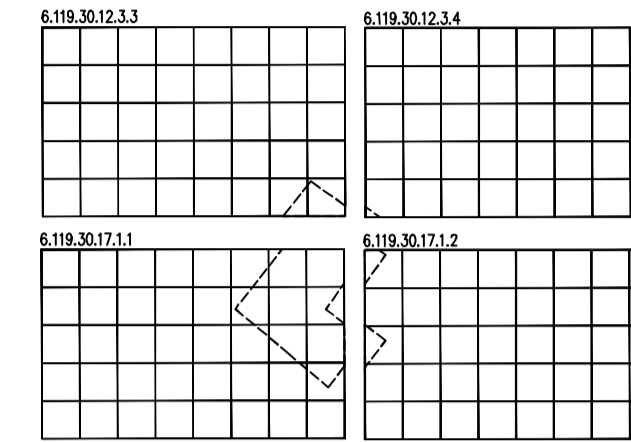

ŚREDNICA PROJEKTOWANEJ SIECI :	
2 x DN 80/180 mm	L = 127,50 m
2 x DN 50/140 mm	L = 52,50 m
2 x DN 40/125 mm	L = 23,00 m
Łączna długość sieci	L = 203,00 m

PROJEKTOWANE ELEMENTY :

- sieć ciepła preizolowana
- S-1 do S-3 preizolowana armatura odcinająca

UZBROJENIE ISTNIEJĄCE :

- w — wodociąg
- g — gazociąg
- ks — kanalizacja sanitarna
- kd — kanalizacja deszczowa
- t — kanalizacja teletechniczna
- eNN — kabel energetyczny NN
- eWN — kabel energetyczny WN
- c — sieć ciepła preizolowana

INWENTARYZACJA ZIELENI :

- ☉ drzewo do zabezpieczenia
- Jesion wyniosły (wielopiętny) – obwód pnia 72, 68, 66, 60, 45, 35, 32cm
  - Klon – obwód pnia 101cm

Projekt sporządzono na aktualnej mapie zasadniczej przyjętej do zasobu geodezyjnego pod nr ewidencyjnym: P.2461.2018.2259 w dniu 02.10.2018.

Investor :	Przedsiębiorstwo Komunalne "THERMA" Spółka z o.o. 43-300 Bielsko-Biała ul. Michała Grażyńskiego 108		
Temat :	Budowa osiedlowej sieci ciepłej w technologii rur preizolowanych 2xDN80/180-40/125mm do budynków mieszkalnych wielorodzinnych w rejonie ul. Bliskiej w Bielsku-Białej.		
Adres obiektu budowlanego:	Miejscowość: Bielsko-Biała	Powiat: -	Województwo: Śląskie
Faza:	PROJEKT WYKONAWCZY	Skala:	1 : 500
Branża:	INSTALACYJNA — SIECI CIEPŁE		
Funkcja:	Imię, Nazwisko:	Uprawnienia/Specialność:	Podpis:
Projektant:	mgr inż. Jan PAWNUK	867/93 Katowice Instalacyjno-inżynierskie	
Nazwa rysunku:	PROJEKT ZAGOSPODAROWANIA TERENU	Rysunek nr:	01

