

MAPA DO CELÓW PROJEKTOWYCH
 Obiekt: Bielsko-Biala, ul. Osadnicza

GK.6640.364.2020
 Jednostka ewidencyjna: 246101_1 Bielsko-Biala
 Obręb ewidencyjny: 0032 Lipnik
 Układ współrzędnych płaskich: Układ 2000/18
 Układ odniesienia: Kronstadt 86
 Skala: 1:500
 Sekcja: 6.119.30.03.4.3, 6.119.30.03.4.4

Aktualizacja z pomiarem sytuacyjnym, wysokościowym i z uzbrojeniem podziemnym terenu. Bez pomiaru granic. Bez uzgodnień branzowych.

Mapa nie może służyć do projektowania budynków w odległości mniejszej lub równej 4m od granic działek.

----- Zakres opracowania
 (Symbol drzewa owocowego) Drzewa owocowe


Nie badano słuszności.
 Brak MPZP na obszarze objętym opracowaniem.

Data opracowania 13.03.2020
 Opracowanie mapy: K. Darmofał, J Sporysz
 Kierownik robót:

GEODETA
mgr inż. Jacek Sporysz
 nr upr. 20722

UZBROJENIE ISTNIEJĄCE :

- W wodociąg
- G gazociąg
- KS kanalizacja sanitarna
- Kd kanalizacja deszczowa
- ↑ kanalizacja teletechniczna
- eNN kabel energetyczny NN
- eMN kabel energetyczny MN
- C sieć ciepłota przeizolowana

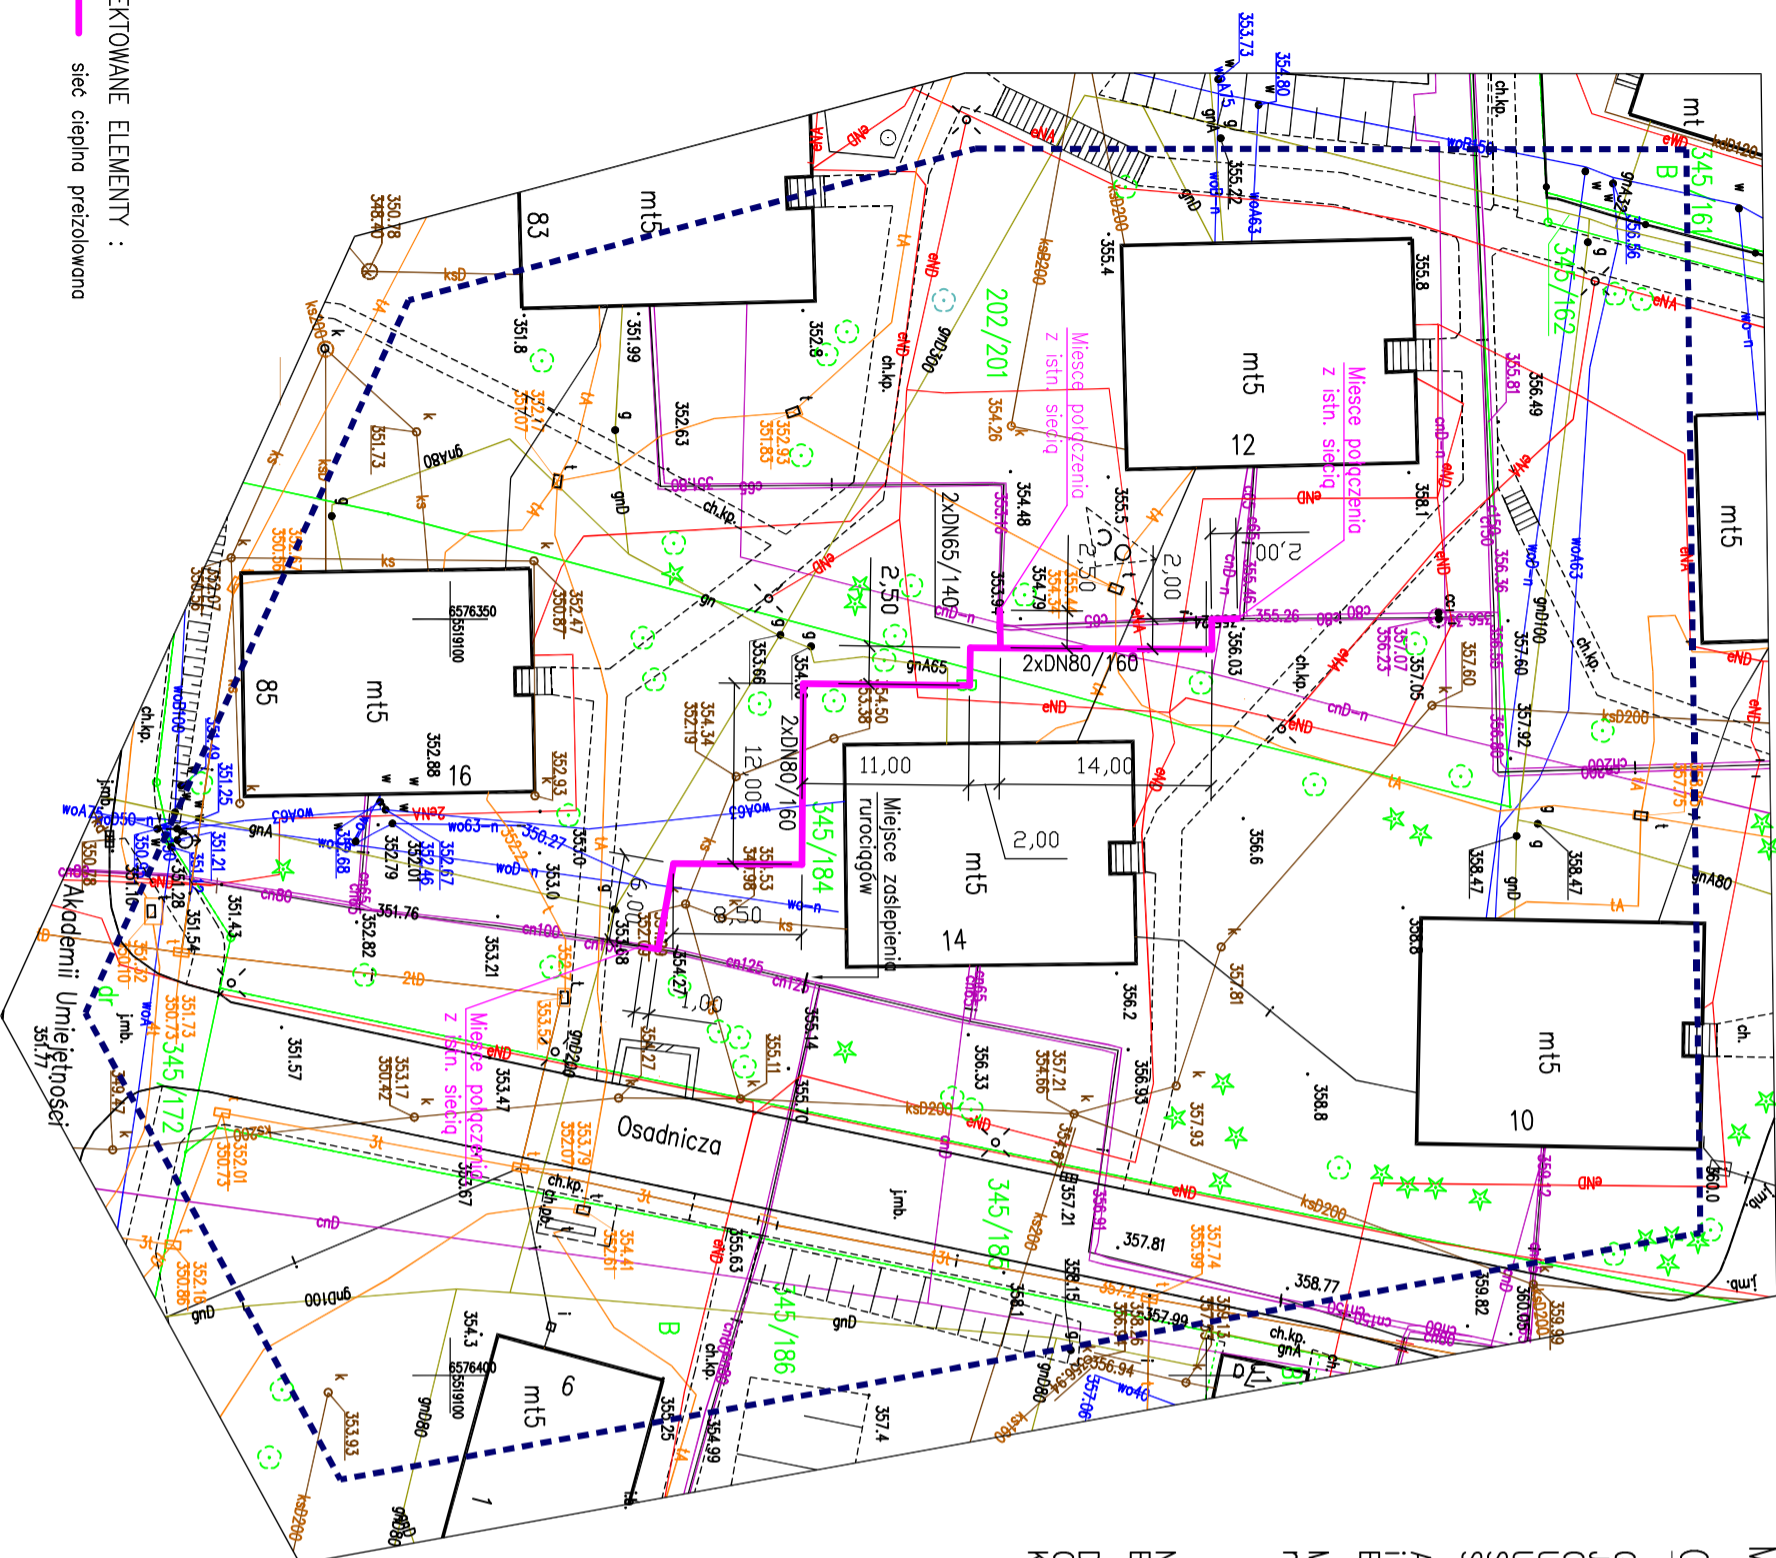

PROJEKTOWANE ELEMENTY :
 sieć ciepłota przeizolowana

ŚREDNICA PROJEKTOWANEJ SIECI :	
2 x DN 80/160 mm	L = 61,00 m
2 x DN 65/140 mm	L = 2,50 m
Łączna długość sieci L = 63,50 m	

6.119.30.03.4.3	6.119.30.03.4.4

<p>Próbniaczna sieć, za niniejszy dokument został opracowany w wyniku prac geodezyjnych i kartograficznych, których rezultaty zawiera operat techniczny wpisany do ewidencji materiałów państwowego zasobu geodezyjnego i kartograficznego</p> <p>Organ prowadzący państwowy zasób geodezyjny i kartograficzny</p> <p>Prezydent Miasta Bielska-Biala</p> <p>P.2461 2020.828</p> <p>02.04.2020</p> <p>Z up. PREZYDENTA MIASTA</p> <p>mgr inż. Sporysz</p> <p>mgr inż. Sporysz</p> <p>Inspektor w Wydziale Geodezji i Kartografii</p>	<p>Data wpisania operatu technicznego do ewidencji materiałów zasobu</p> <p>Imię, nazwisko i podpis osoby reprezentującej organ</p>
--	---

Projekt sporządzono na aktualnej mapie zasadniczej przyjętej do zasobu geodezyjnego pod nr ewidencyjnym: P.2461.2020.828 w dniu 02.04.2020.

Investor :	Przedsiębiorstwo Komunalne "THERMA" Spółka z o.o. 43-300 Bielsko-Biala ul. Michała Grażyńskiego 108	
Temat :	Budowa osiedlowej sieci ciepłej w technologii rur preizolowanych 2xDN80/160-65/140mm w rejonie ul. Osadniczej w Bielsku-Bialej	
Adres obiektu budowlanego:	Miejscowość: Bielsko-Biala	Powiat: -
Faza:	PROJEKT WYKONAWCZY	Skala: 1 : 500
Branża:	INSTALACYJNA - SIECI CIEPŁE	
Funkcja:	Imię, Nazwisko:	Uprawnienie/Specjalność:
Projektant:	mgr inż. Jan PAWNUK	867/93 Katowice Instalacyjno-inżynieria
Nazwa rysunku:	PROJEKT ZAGOSPODAROWANIA TERENU	
	Rysunek nr:	01