


UMAGA :
Przed przystąpieniem do robót ziemnych należy ustalić dokładny przebieg i zagłębienie uzbrojenia podziemnego (ze względu na brak danych rzędne posadowienia uzbrojenia kolidującego przyjęto w większości przypodków jako orientacyjnej). Zaleca się wykonanie wykopów kontrolnych w celu dokładnego zlokalizowania kolizji. Nie wyklucza się istnienia uzbrojenia niezainwentaryzowanego.

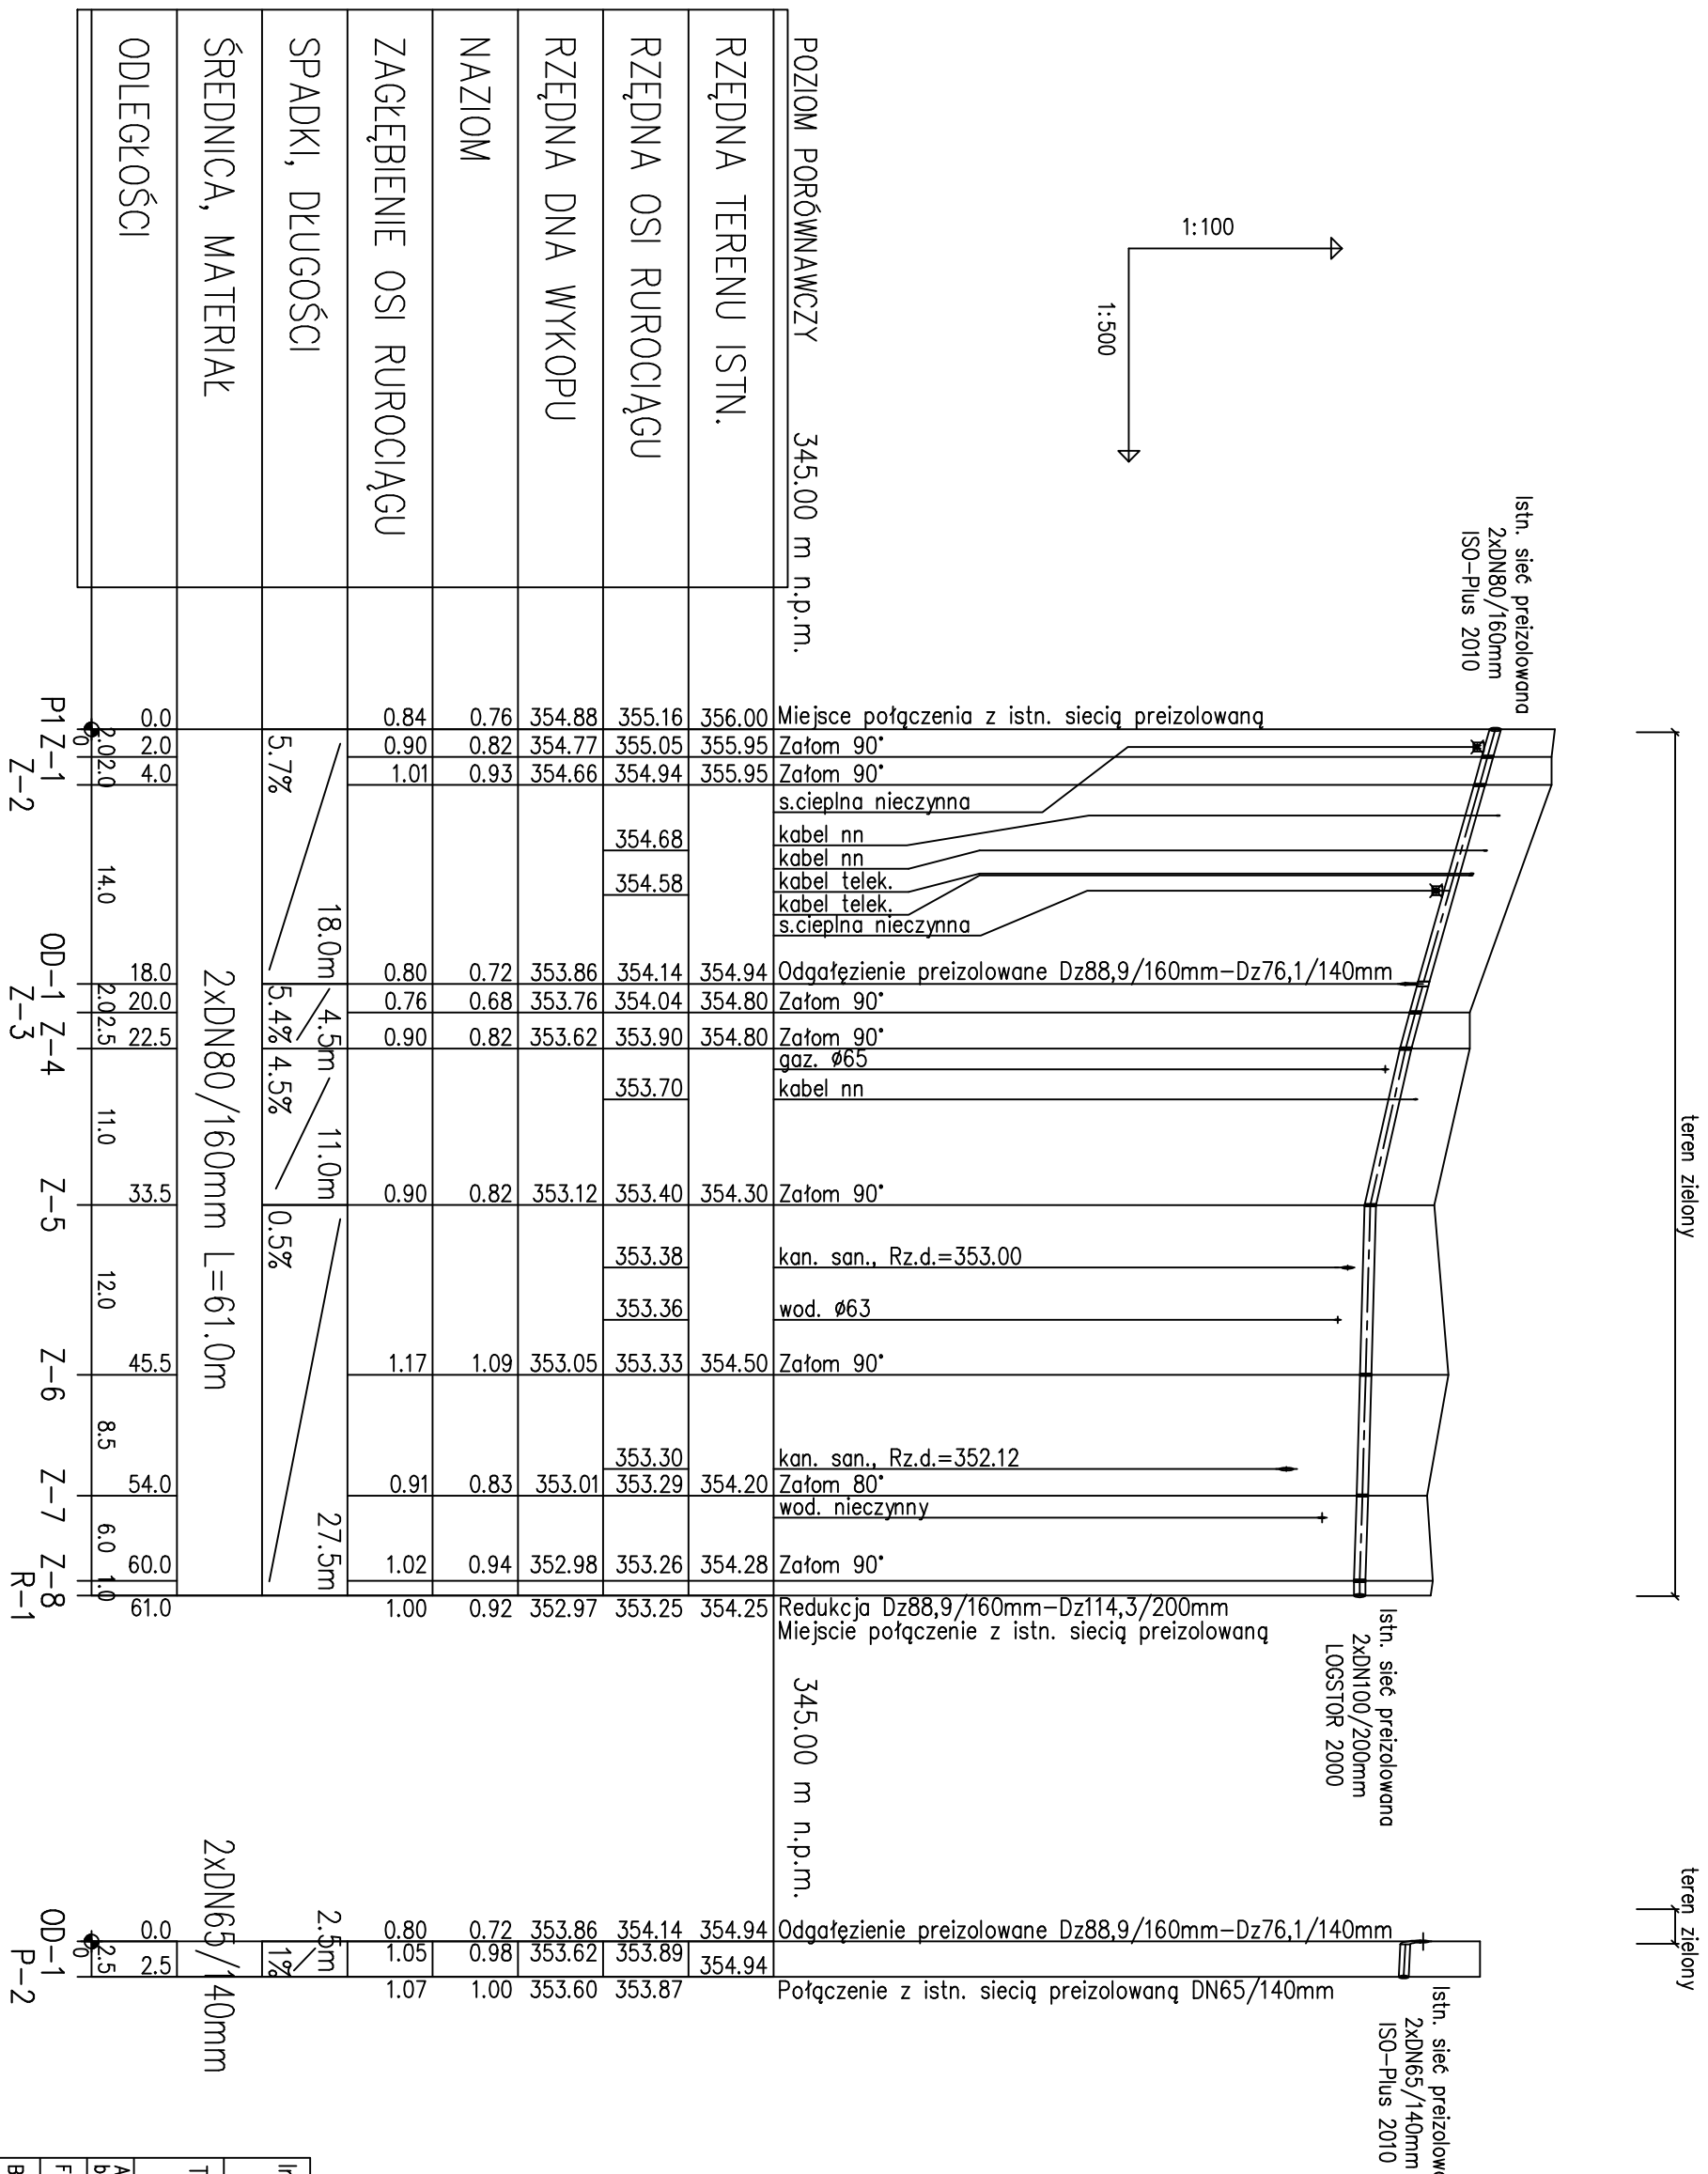

- ODGAŁĘZIENIA :**
- OD-1Z Odgałęzienie preizolowane proste (teowe)
Dz88,9x3,2/160mm – Dz76,1x2,9/140mm (zasilanie)
 - OD-1P Odgałęzienie preizolowane prostopadłe 45st.
Dz88,9x3,2/160mm – Dz76,1x2,9/140mm
(powrót – trójnik dolny)

Investor :	Przedsiębiorstwo Komunalne "THERMA" Spółka z o.o. 43-300 Bielsko-Biala ul.Michota Groźńskiego 108		
Temat :	Budowa osiedlowej sieci ciepłej w technologii rur preizolowanych 2x DN80/160-65/140mm w rejonie ul.Osiedniczej w Bielsku-Białej		
Adres obiektu budowlanego:	Miejscowość: Bielsko-Biala	Powiat: -	Województwo: Śląskie
Faza:	PROJEKT WYKONAWCZY		
Brandz:	INSTALACYJNA – SECI CIEPŁE		Skala: 1:500/100
Funkcja:	Imię, Nazwisko: mgr inż. Jan PAWNUK		Podpis: Bielsko-Biala, 19.06.2020.
Projektant:	Nazwa: PROFIL PODLUŻNY		Rysunek nr: 02