

MAPA DO CELÓW PROJEKTOWYCH

Obiekt: Bielsko-Biała, ul. Łagodna

GK.6640.377.2019
 Jednostka ewidencyjna: 246101_1 m. Bielsko-Biała
 Obręb ewid.: 0032 Lipnik
 Układ współrzędnych płaskich: Układ 2000/6
 Układ odniesienia: Kronsztadt' 86
 Skala: 1:500
 Sekcja: 6.119.30.03.4.1, 6.119.30.03.4.2, 6.119.30.03.4.3, 6.119.30.03.4.4

Aktualizacja z pomiarem sytuacyjnym, wysokościowym i z uzbrojeniem podziemnym terenu. Bez pomiaru granic. Bez uzgodnień branżowych.

----- Zakres opracowania

Funkcje budynków opisano zgodnie z Instrukcją techniczną K-1 z 1998r.

Brak MPZP na terenie objętym opracowaniem.

Nie badano służebności.

Data opracowania: 13.05.2019
 Opracowanie mapy: K. Darmofał, J.Sporysz
 Kierownik robót:

GEODETA
 mgr inż. Jacek SPORYSZ
 nr upr. 20722


Jacek Sporysz
Usługi Geodazyjne
 43-300 Bielsko-Biała, ul. Nerwa 11
 NIP: 937-299-04-79
 tel. 501 441 680

PROJEKTOWANE ELEMENTY :
 — sieć ciepła preizolowana 2xDN150/280mm L=70,00m

UZBROJENIE ISTNIEJĄCE :
 — w — wodociąg
 — g — gazociąg
 — ks — kanalizacja sanitarna
 — kd — kanalizacja deszczowa
 — t — kanalizacja teletechniczna
 — eNN — kabel energetyczny NN
 — eWN — kabel energetyczny WN
 — c — sieć ciepła preizolowana

Poświadczam, że niniejszy dokument został opracowany w wyniku prac geodezyjnych i kartograficznych, których rezultaty zawiera operat techniczny wpisany do ewidencji materiałów państwowego zasobu geodezyjnego i kartograficznego	
Organ prowadzący państwowy zasob geodazyjny i kartograficzny	Prezydent Miasta Bielsko-Białej
Identyfikator ewidencyjny materiału zasobu - operatu technicznego	P 2461 2019.1008
Data wpisania operatu technicznego do ewidencji materiałów zasobu	29.05.2019
Imię, nazwisko i podpis osoby reprezentującej organ	Z up. PREZYDENTA MIASTA

mgr inż. Aneta Woźniak
 inspektor w Wydziale Geodezji i Kartografii

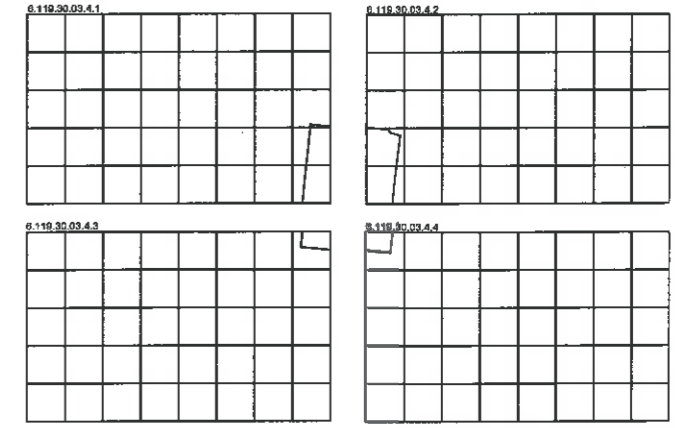

Projekt sporządzono na aktualnej mapie zasadniczej przyjętej do zasobu geodezyjnego pod nr ewidencyjnym: P.2461.2019.1008 w dniu 29.05.2019.

Investor :	Przedsiębiorstwo Komunalne "THERMA" Spółka z o.o. 43-300 Bielsko-Biała ul. Michała Grażyńskiego 108		
Temat :	Budowa osiedlowej sieci ciepłej w technologii rur preizolowanych 2xDN150/280mm od SW-404 przy ul.Łagodnej 17 do komory KR4-28 przy ul.Osadniczej w Bielsku-Białej.		
Adres obiektu budowlanego:	Miejscowość: Bielsko-Biała	Powiat: -	Województwo: Śląskie
Faza:	PROJEKT WYKONAWCZY		Skala: 1 : 500
Branża:	INSTALACYJNA - SIECI CIEPŁNE		Bielsko-Biała, 12.06.2019
Funkcja:	Imię, Nazwisko:	Uprawnienia/Specialność:	Podpis:
Projektant:	mgr inż. Jan PAWNUK	867/93 Katowice Instalacyjno-inżynierska	<i>Jan PawnuK</i>
Nazwa rysunku:	PROJEKT ZAGOSPODAROWANIA TERENU		Rysunek nr: 01