


ORIENTACJA :

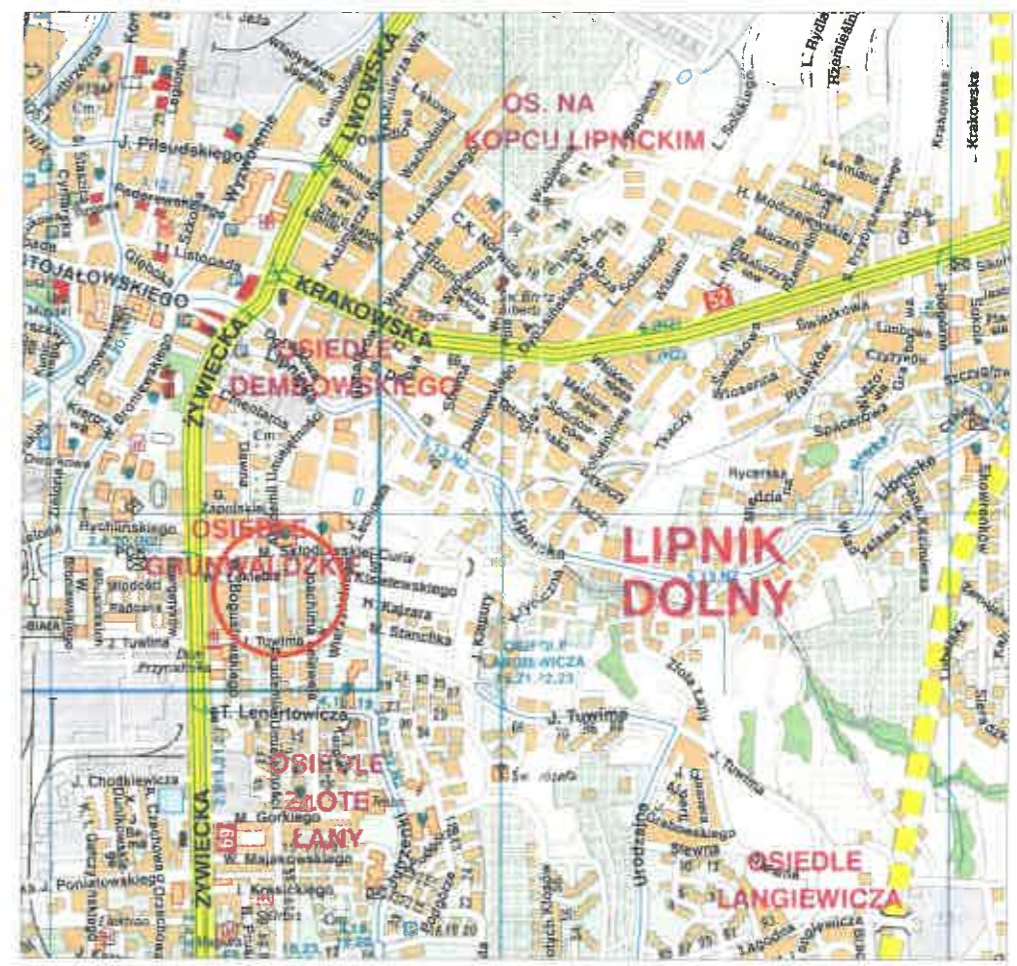

LEGENDA :

- proj. przyłącze ciepłownicze preizolowane 2xDN40/125mm LOGSTOR L=10,50m
- proj. przyłącze ciepłownicze preizolowane 2xDN40/126mm CASAFLEX L=26,00m
- S-1 proj. armatura odcinająca preizolowana
- proj. wodociąg (wg odrębnego PT)
- proj. kabel energetyczny (wg odrębnego PT)

Projekt sporządzono na aktualnej mapie zasadniczej z zasobów geodezyjnych Wydziału Geodezji i Kartografii UM w Bielsku-Białej.

SEKCJA MAPY NR : 6.120.30.23.4.1

PROJEKT PRZYŁĄCZA				Bielsko-Biała 07.07.2022.
Temat : Budowa przyłącza ciepłowniczego w technologii rur preizolowanych 2xDN40/125mm LOGSTOR – 2xDN40/126mm CASAFLEX do budowanego budynku mieszkalnego wielorodzinnego przy ul.Akademii Umiejętności 5 w Bielsku-Białej.				
Funkcja	Imię i nazwisko	Nr uprawnień	Podpis	Inwestor
Projektant	mgr inż. Bogdan LISZKA	66/92 B-B spec. instalacyjno- inżynierska		Przedsiębiorstwo Komunalne "Therma" Spółka z o.o. 43-300 Bielsko-Biała ul.Michała Grażyńskiego 108
Skala 1 : 500	PROJEKT ZAGOSPODAROWANIA TERENU			Rys. nr 01