


Kopia mapy zasadniczej

Skala 1:500 s.m.6.120.30.17.1.2, 6.120.30.17.1.4, 6.120.30.17.2.1, 6.120.30.17.2.3

Investor : Przedsiębiorstwo Komunalne "THERMA" Spółka z o.o.
43-300 Bielsko-Biała ul. Michała Grażyńskiego 108

Temat : Budowa osiedlowej sieci ciepłej w technologii rur preizolowanych 2xDN100/225-50/140mm od komory KN30 przy ul. Adama Asnyka do budowanych budynków mieszkalnych wielorodzinnych przy ul. Listopadowej 99, 101 w Bielsku-Białej.

Adres obiektu budowlanego:	Miejscowość: Bielsko-Biała	Powiat: -	Województwo: Śląskie
Faza:	PROJEKT BUDOWLANY		
Branzża:	INSTALACYJNA - SIECI CIEPLNE		
Funkcja:	Uprawnienia/Specialność: 867/93 Katowice Instalacyjno-Instalacyjno		
Projektant:	Imię, Nazwisko: mgr inż. Jan PAWNUK		
Nazwa rysunku:	PROJEKT ZAGOSPODAROWANIA TERENU		
		Rysunek nr:	01

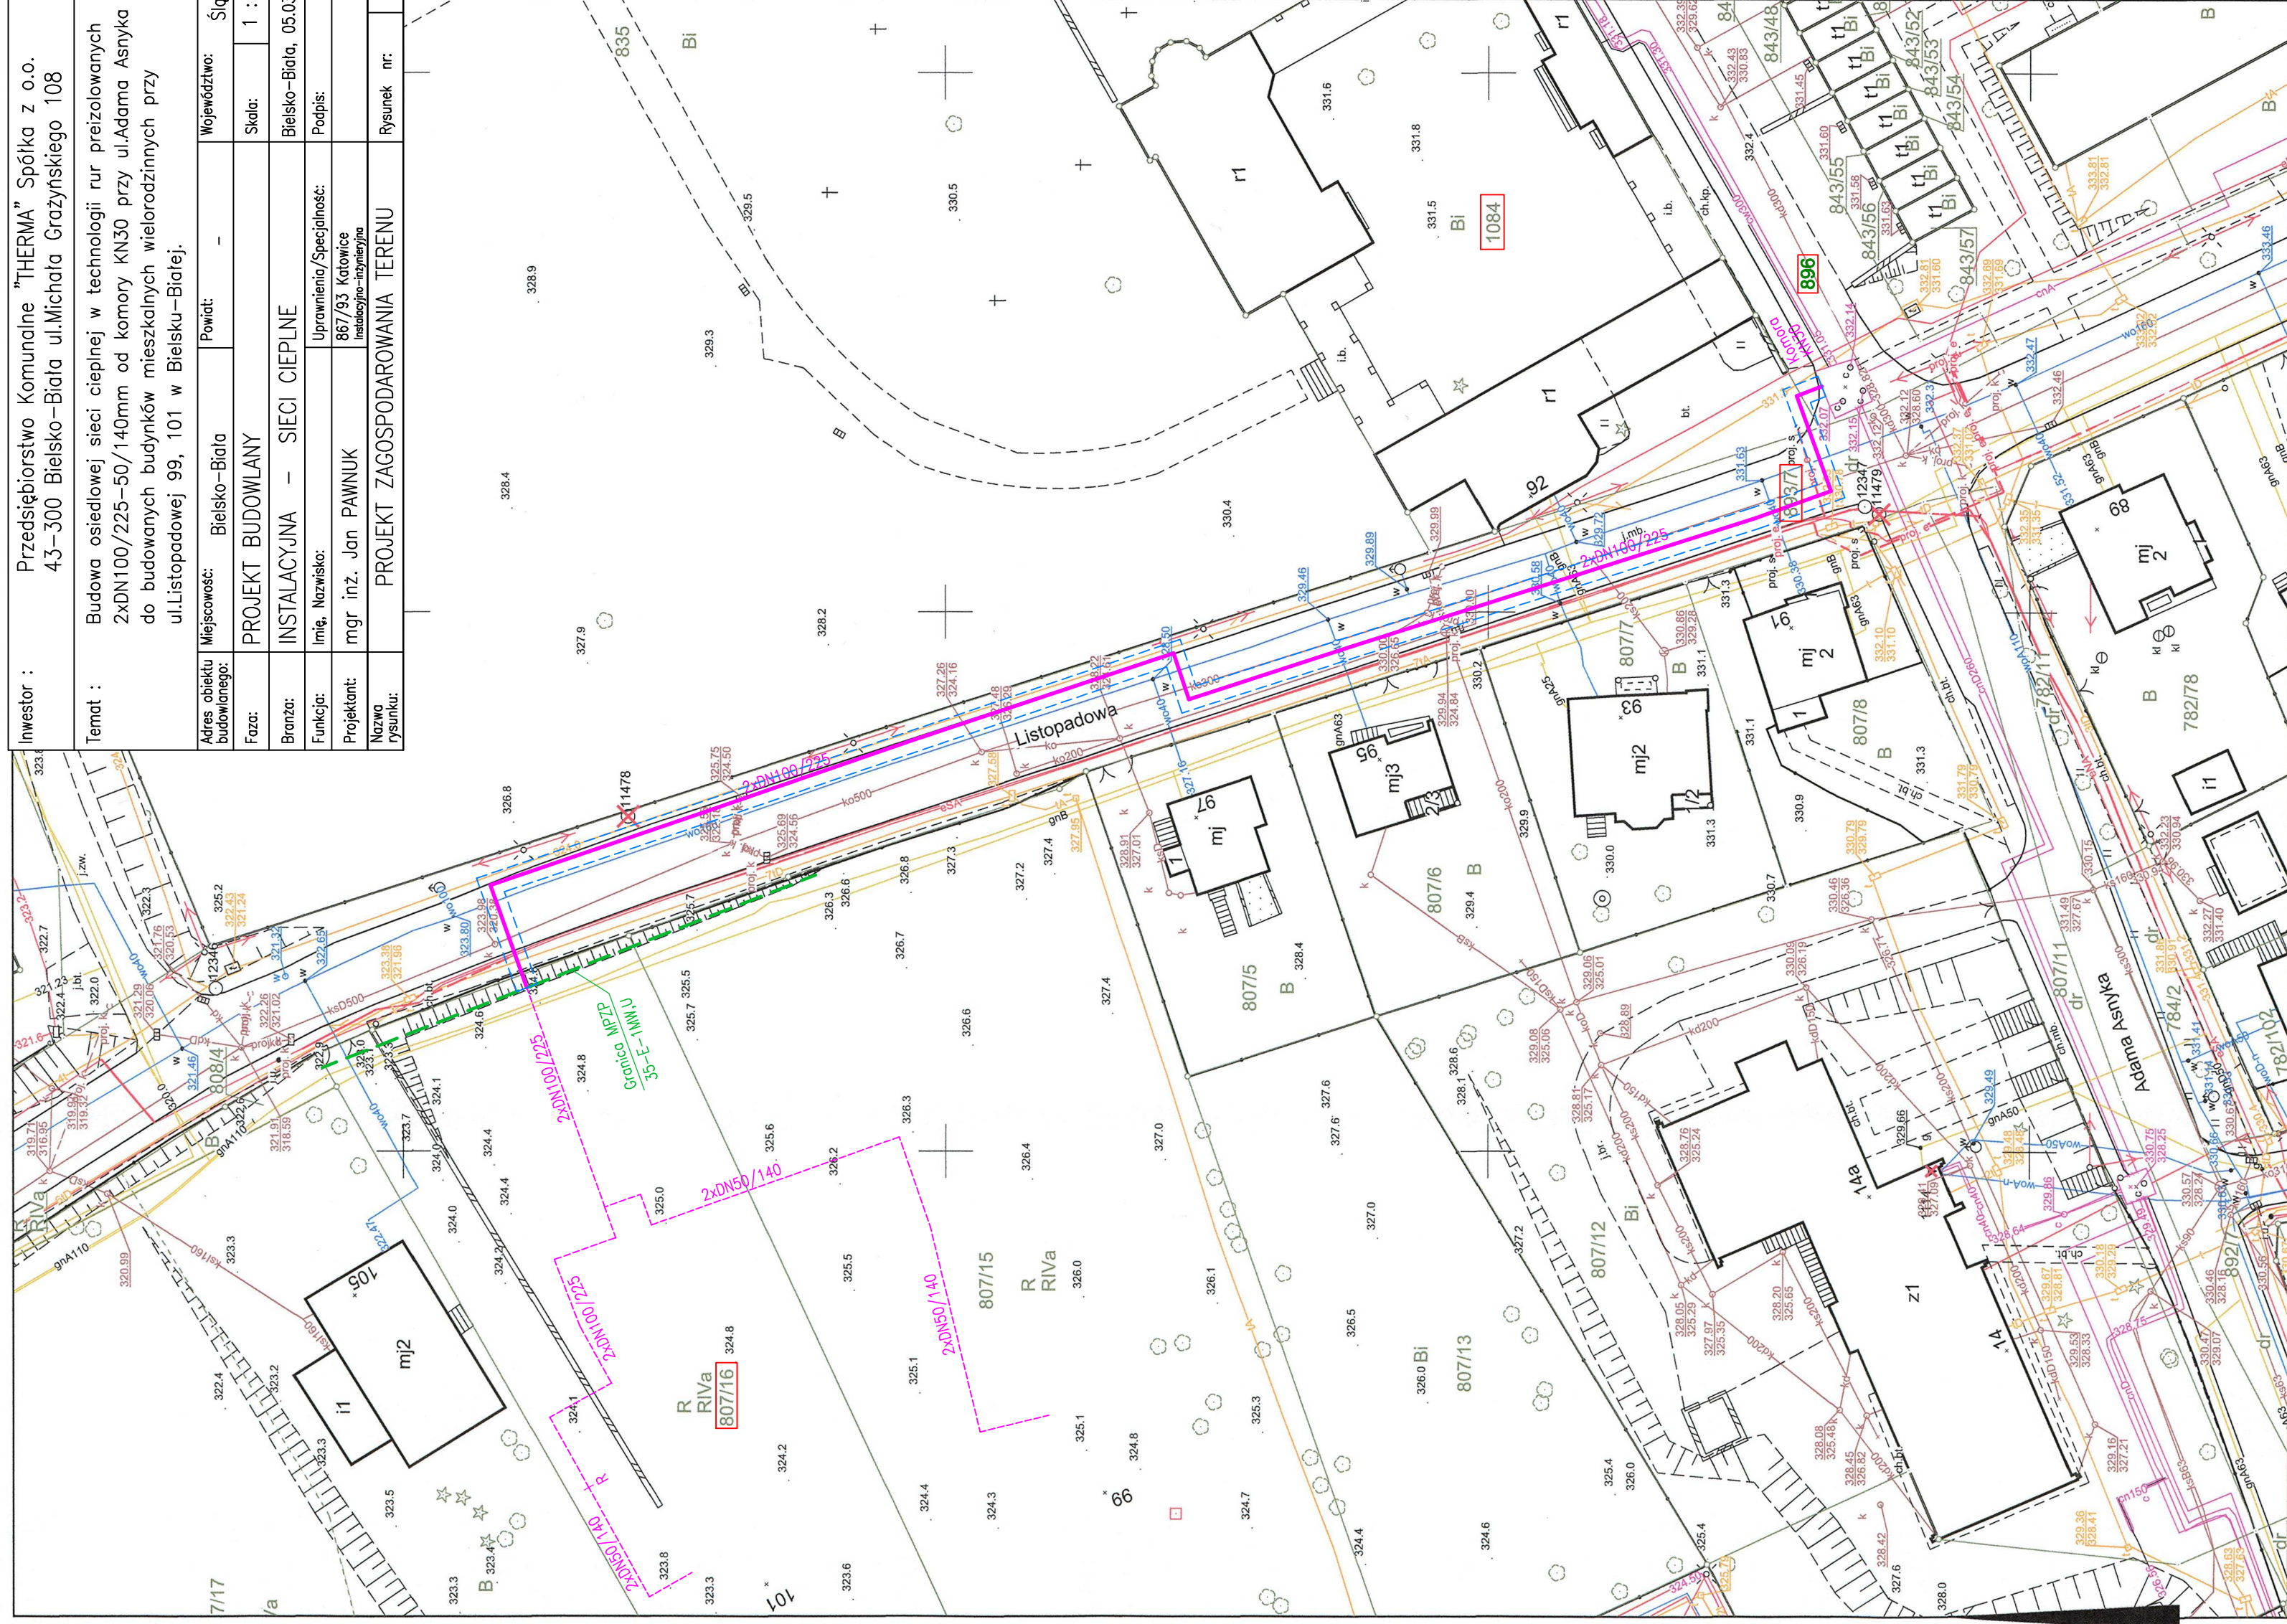

projektowana sieć ciepła preizolowana 2xDN100/225mm
obszar oddziaływania inwestycji zawiera się na działkach nr :
896, 1084, 893/7, 807/16

Wykonał Anna Skowrońska

podpis wykonawcy

dn. 03-03-2020 r.

Adnotacje

Dane ewidencyjne etykietujące odcinki granic przedstawionych na niniejszej mapie katastralne zostały na podstawie mapy katastralnej m.p.w skali 1:2880, wykonanej ok. 1940 r. Nie spełniają one pod względem dokładności kryteriów obowiązujących obecnie standardów technicznych /886 z Dz.U nr 38, poz. 454 z 2001 r./

Posiadałca się zgodność niniejszej kopii z treścią materiału państwowego zasobu geodezyjnego i kartograficznego	Prezydent Miasta Bielska-Białej
Organ prowadzący państwowy zasób geodezyjny i kartograficzny	MAPA ZABUDOWCA
Nazwa materiału zasobu	P.2401
Identyfikator ewidencyjny materiału zasobu	2016.COM
Data wykonania kopii	03 MAR. 2020
Imię, nazwisko i podpis osoby reprezentującej organ	Z upr. PRZEDSIĘBIORCY MIASTA Malgorzata Klapacz

Inspektor w Wydziale Geodezji i Kartografii