


Kopia mapy zasadniczej

Skala 1:500 s.m.6.120.30.17.3.4, 6.120.30.17.4.3, 6.120.30.22.1.2, 6.120.30.22.2.1

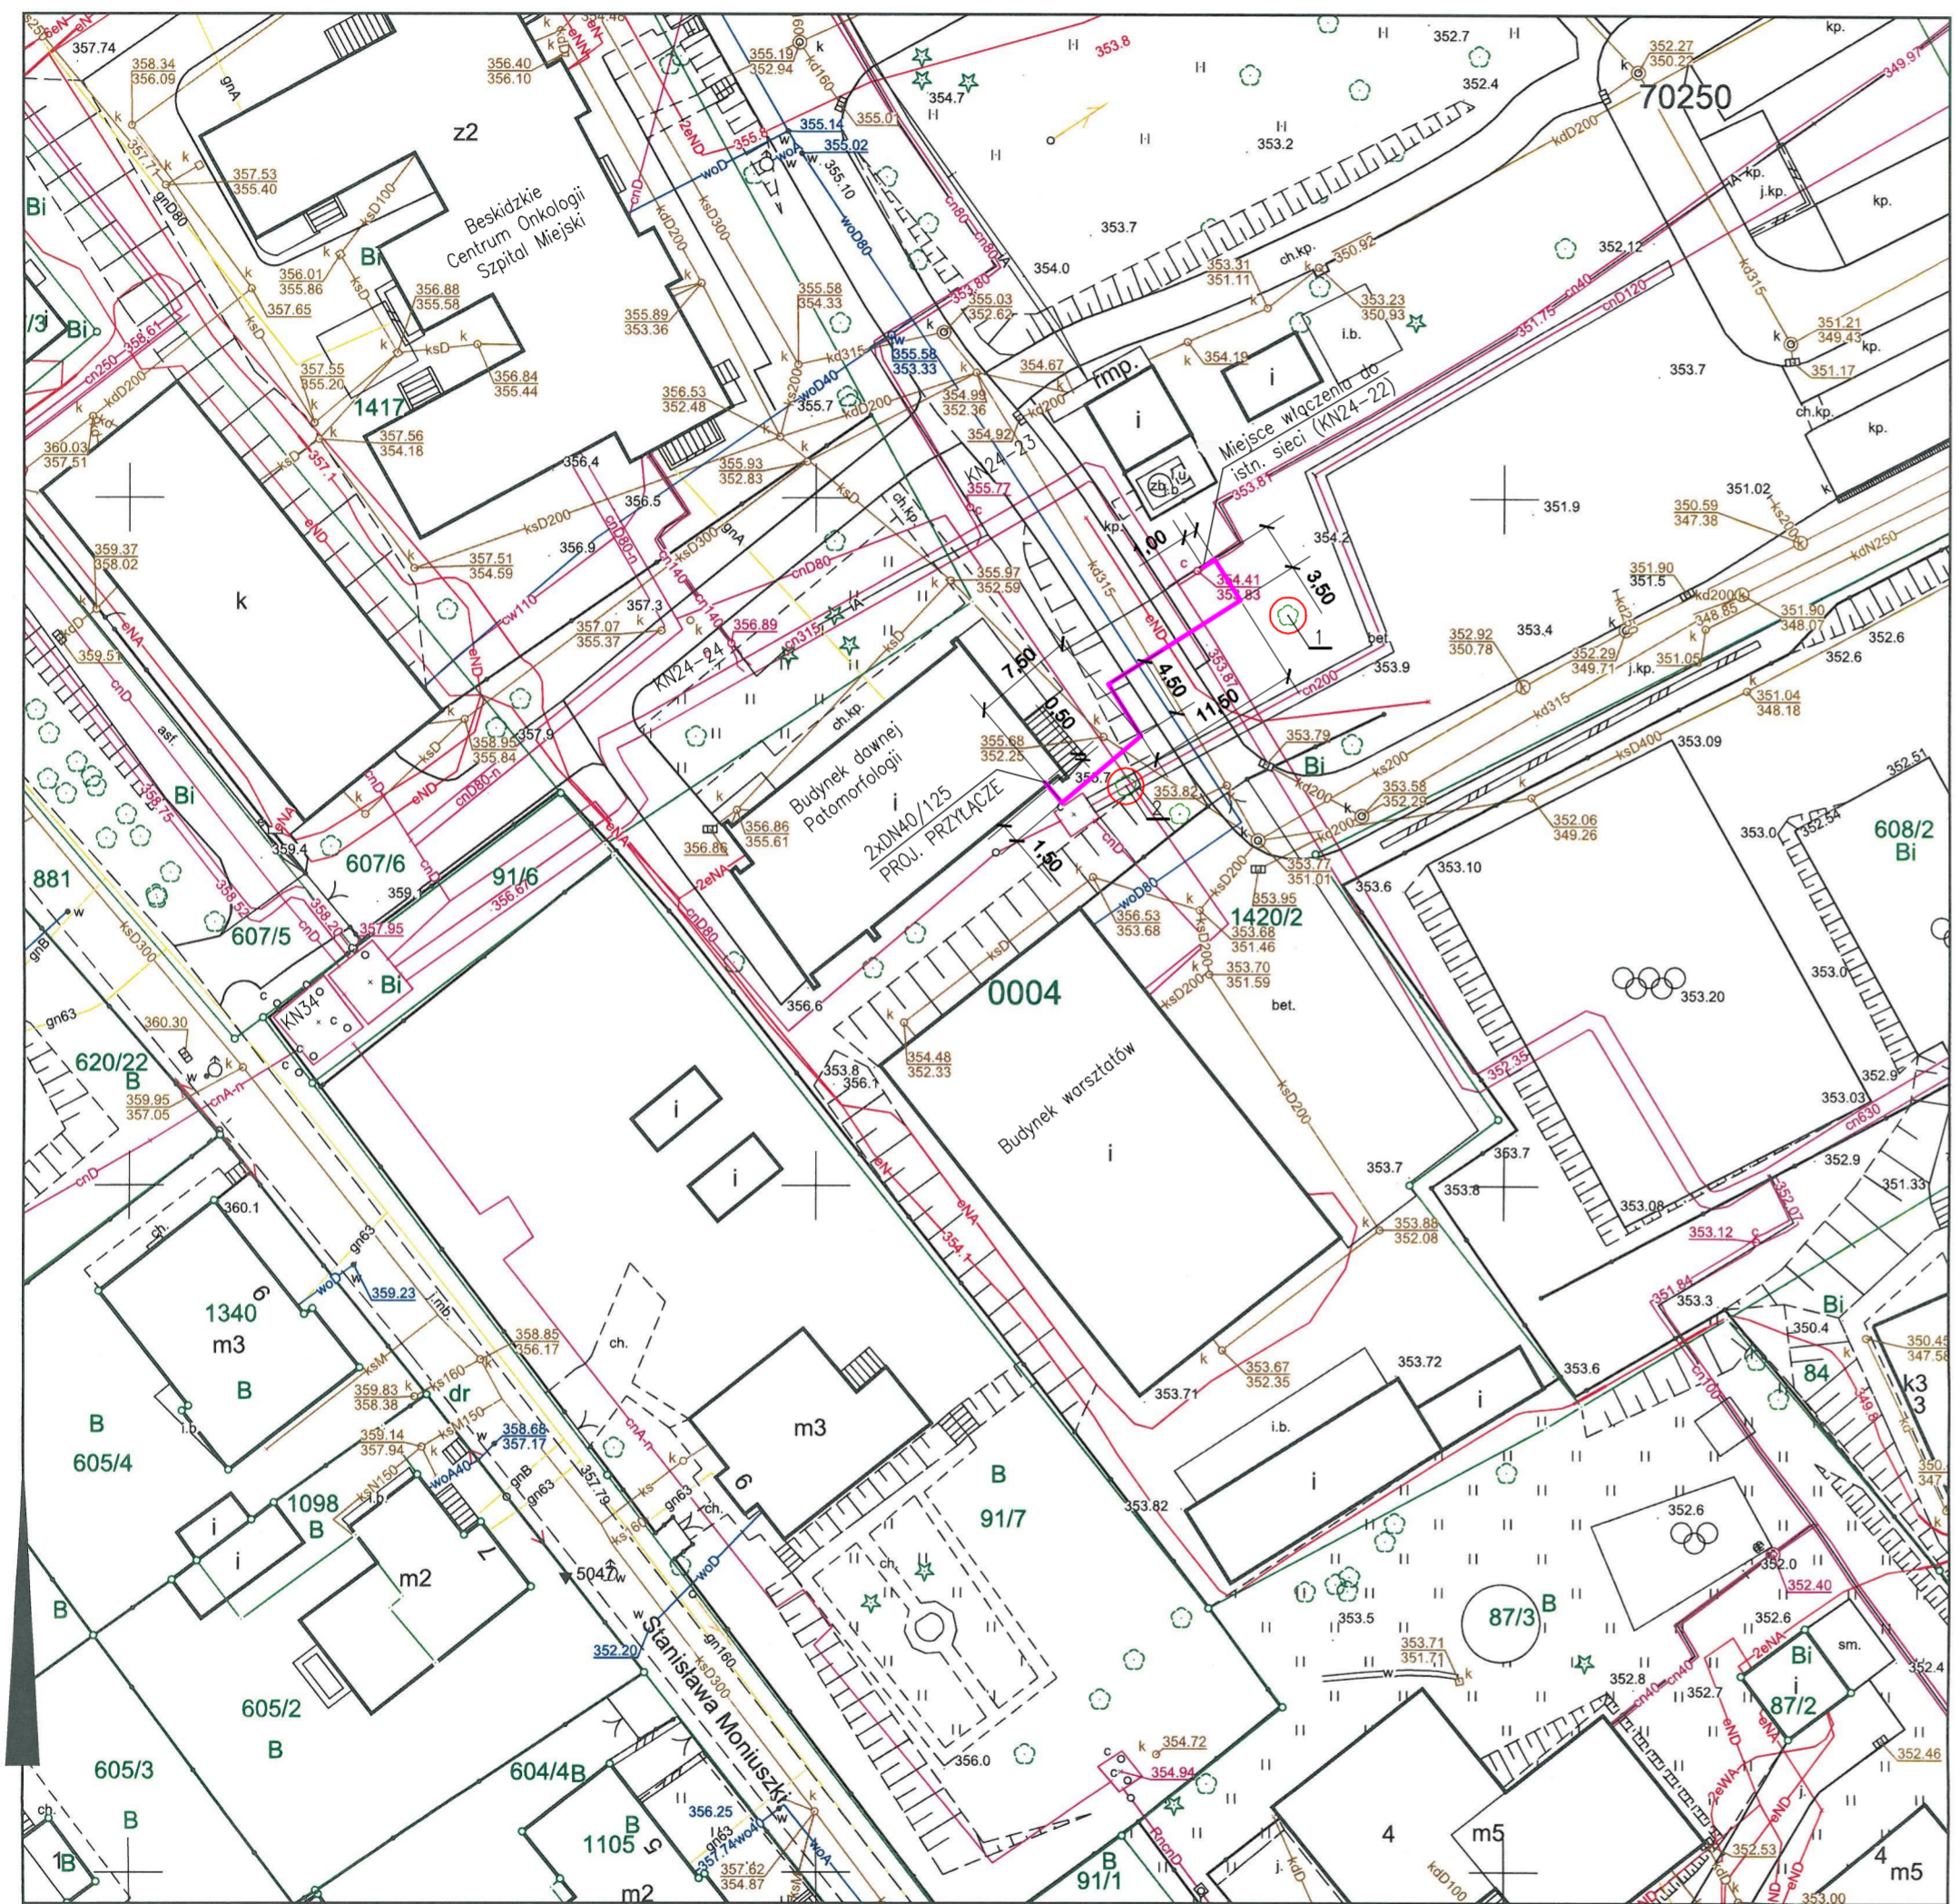

Opis funkcji budynków wg. standardu technicznego K-1 Podstawowa Mapa Kraju z 1998r.

Wykonał Katarzyna Brzóska
 podpis wykonawcy

dn. 27-03-2019 r.

Dane ewidencyjne dotyczące części granic przedstawionych na niniejszej mapie określone zostały na podstawie mapy katastralnej w skali 1:2880, wykonanej ok. 1040 r. Nie spełniają one pod względem dokładności kryteriów obowiązujących obecnie standardów technicznych. §86 z Dz.U. nr 38, poz. 464 z 2001 r./

Adnotacje

Poświadczam się zgodność niniejszej kopii z treścią materiału państwowego zasobu geodezyjnego i kartograficznego

Organ prowadzący państwowy zasób geodezyjny i kartograficzny: Prezydent Miasta Bielska-Białej

Nazwa materiału zasobu: *mapa zasadnicza*

Identyfikator ewidencyjny materiału zasobu: P.2461. 2016.504

Data wykreślenia kopii: Z up. 27 MAR 2019

Imię, nazwisko i podpis osoby reprezentującej organ: Katarzyna Brzóska, Inspektor w Wydziale Geodezji i Kartografii

- UZBROJENIE PROJEKTOWANE :
- przyłącze ciepłownicze preizolowane 2xDN40/125mm L=32,50m
- UZBROJENIE ISTNIEJĄCE :
- w — wodociąg
 - g — gazociąg
 - ks — kanalizacja sanitarna
 - kd — kanalizacja deszczowa
 - t — kanalizacja teletechniczna
 - eNN — kabel energetyczny NN
 - eSN — kabel energetyczny SN
 - sieć ciepła preizolowana
 - cn — sieć ciepła kanałowa nieczynna

- INWENTARYZACJA ZIELENI :
- ⊙ drzewo do zabezpieczenia
- 1 Wierzba płacząca – obwoły pni 38, 38, 39, 44, 32cm
 - 2 Wierzba mandzurska – obwoły pni 82, 97cm

Jednostka projektowa:	Przedsiębiorstwo Projektowo - Usługowe "TERMODEX" Leszek Ograbisz tel. 502-542-743 43-100 Tychy ul. Sosnowa 6A		
Inwestor:	Przedsiębiorstwo Komunalne "Therma" Sp. z o.o. 43-300 Bielsko-Biała ul. Michała Grażyńskiego 108		
Przedmiot opracowania:	Budowa przyłącza ciepłowniczego w technologii rur preizolowanych 2xDN40/125mm do budynku dawniej Patomorfologii Beskidzkiego Centrum Onkologii Szpitala Miejskiego przy ul. Stanisława Wyspiańskiego 21 w Bielsku-Białej.		
Faza:	PROJEKT PRZYŁĄCZA	Nazwa rysunku:	Nr rys.
Branża:	SIECI CIEPLNE	PROJEKT ZAGOSPODAROWANIA TERENU	
Data:	16.07.2019		
Funkcja:	Tytuł, imię i nazwisko	Nr uprawnień	Podpis
Projektant:	mgr inż. Leszek Ograbisz	1670/94	01